



PIANTA PIANO TERRA

LEGGENDA

- Quadro elettrico
- Gruppo di misura elettrico
- Aerotermo installato a parete
- Naspo UNI 25 orientabile, manichetta L=20 m, in cassetta in lamiera
- Maniglione anti-panico per apertura a spinta

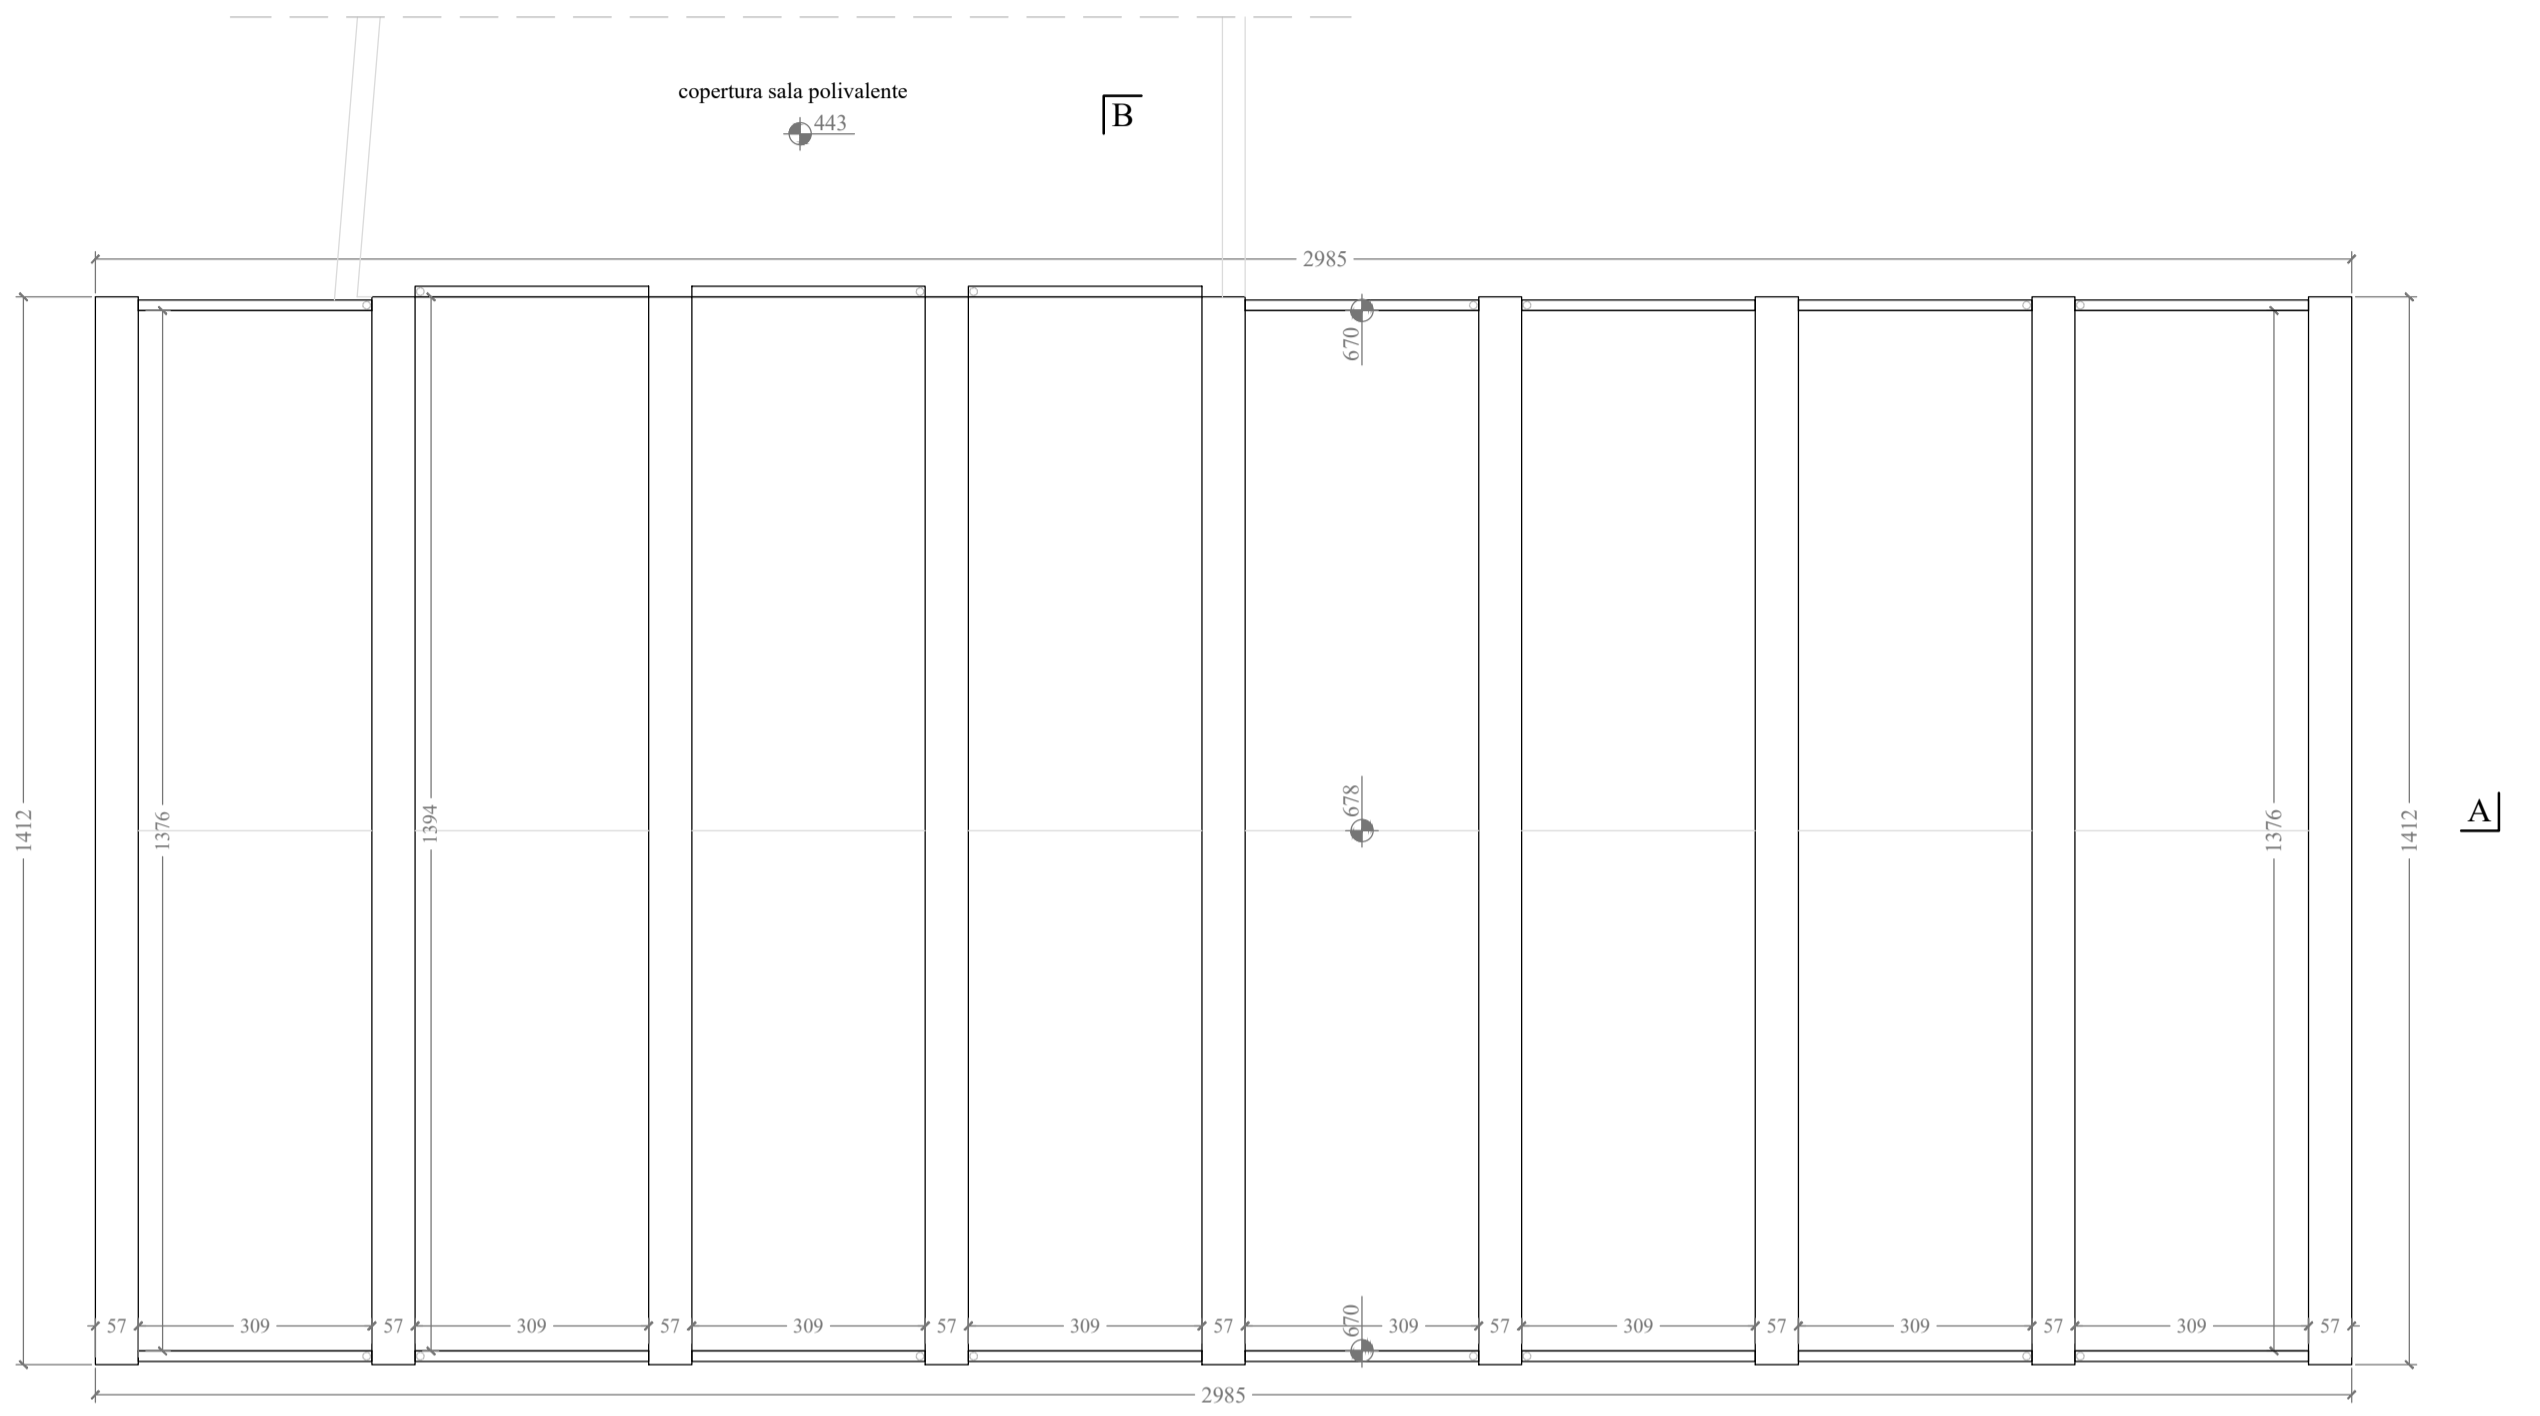

PIANTA DI COPERTURA

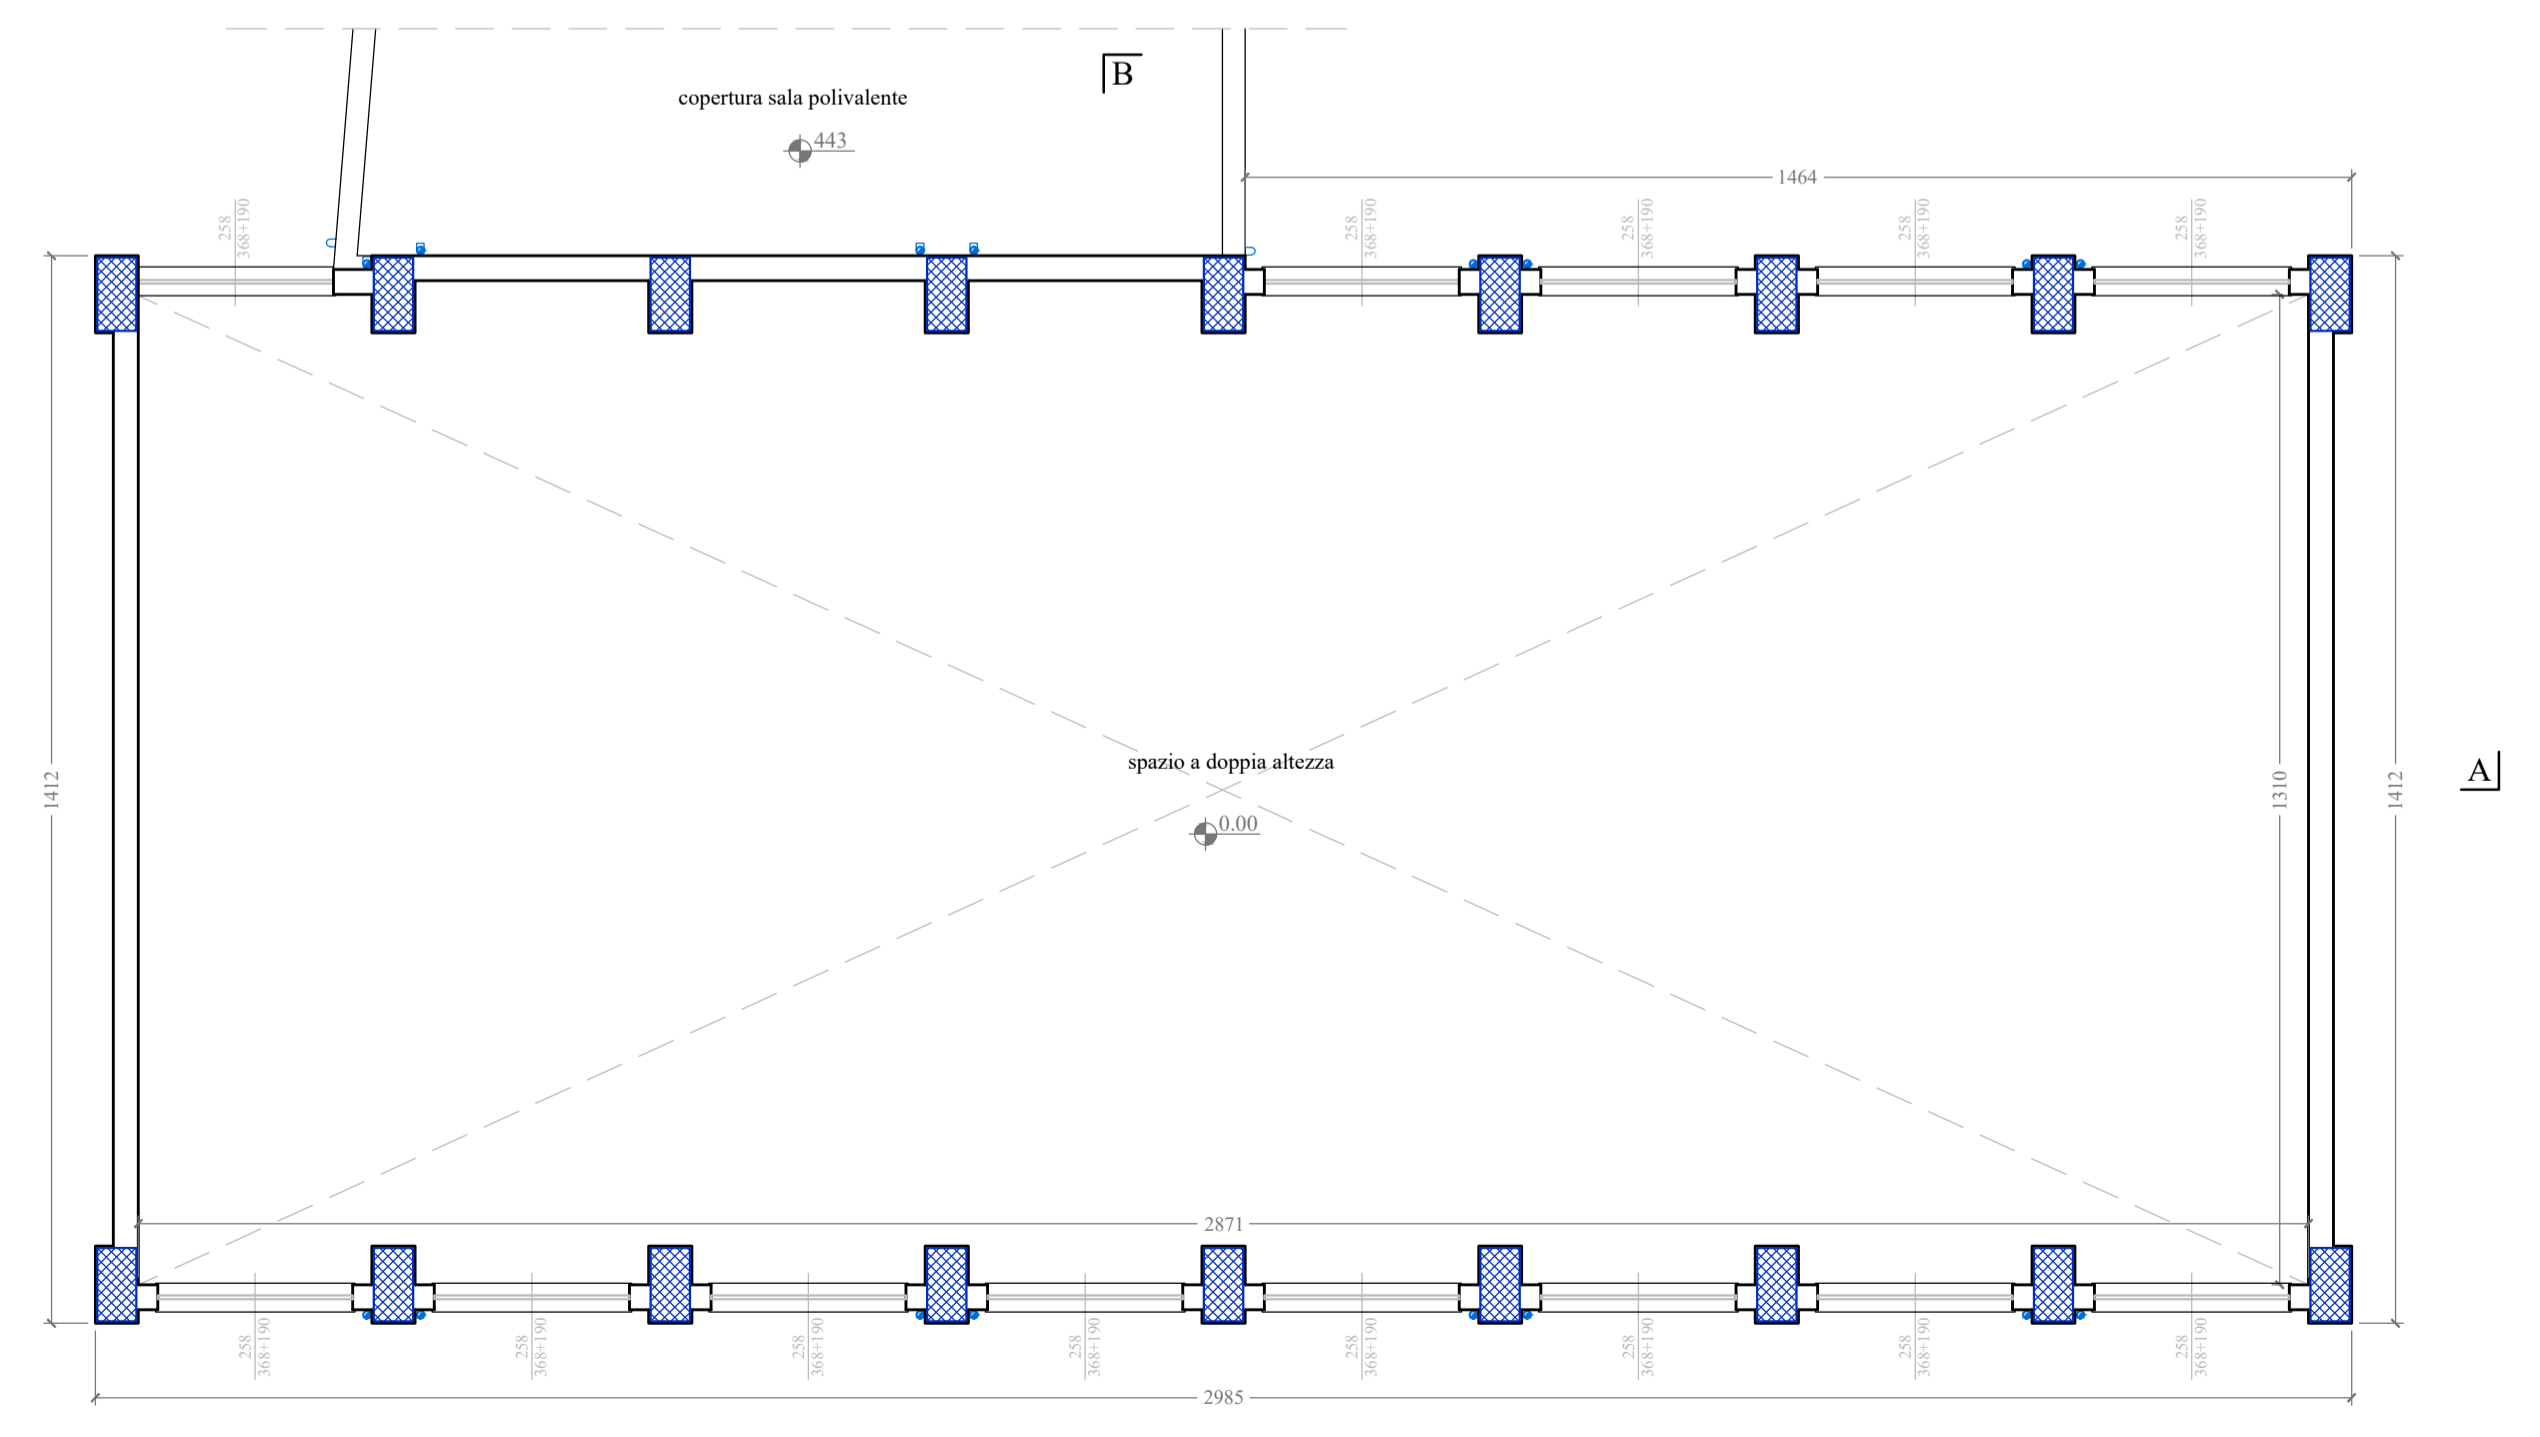

PIANTA quota + 5.00 m



REGIONE SICILIANA
Città Metropolitana di Palermo
COMUNE DI CERDA

[PROGETTO ESECUTIVO]
ADEGUAMENTO FUNZIONALE E MESSA IN SICUREZZA IMPIANTISTICA DELLA PALESTRA CON ANNESSI SERVIZI, DELLA SCUOLA L. PIRANDELLO DI VIA ALCIDE DE GASPERI - CERDA
CUP J95F21001310002 | CIG A01C6898F3

ELABORATO
D1.1 Disegni architettonici stato di fatto: Piante

PROGETTISTI
Ing. Ugo Agnello

RUP
GEOMETRA Giuseppe Chiappone
IL RESPONSABILE DEL PROCEDIMENTO
(Geom. Giuseppe Chiappone)

VISTO ENTI

COD. PROGETTO 27/23 - UA
DATA Ottobre 2023
REV 00

scala 1:100