


PIANTA PIANO TERRA

- LEGENDA**
- Rimozione infissi, serramenti, porte
 - Rimozione apparecchi di riscaldamento
 - Indica il taglio del tubo con chiusura del tratto rimanente
 - Tubo in acciaio con guaina isolante, circuito di mandata con posa aerea - da rimuovere
 - Tubo in acciaio con guaina isolante, circuito di ritorno con posa aerea - da rimuovere
 - Aerotermo - da rimuovere

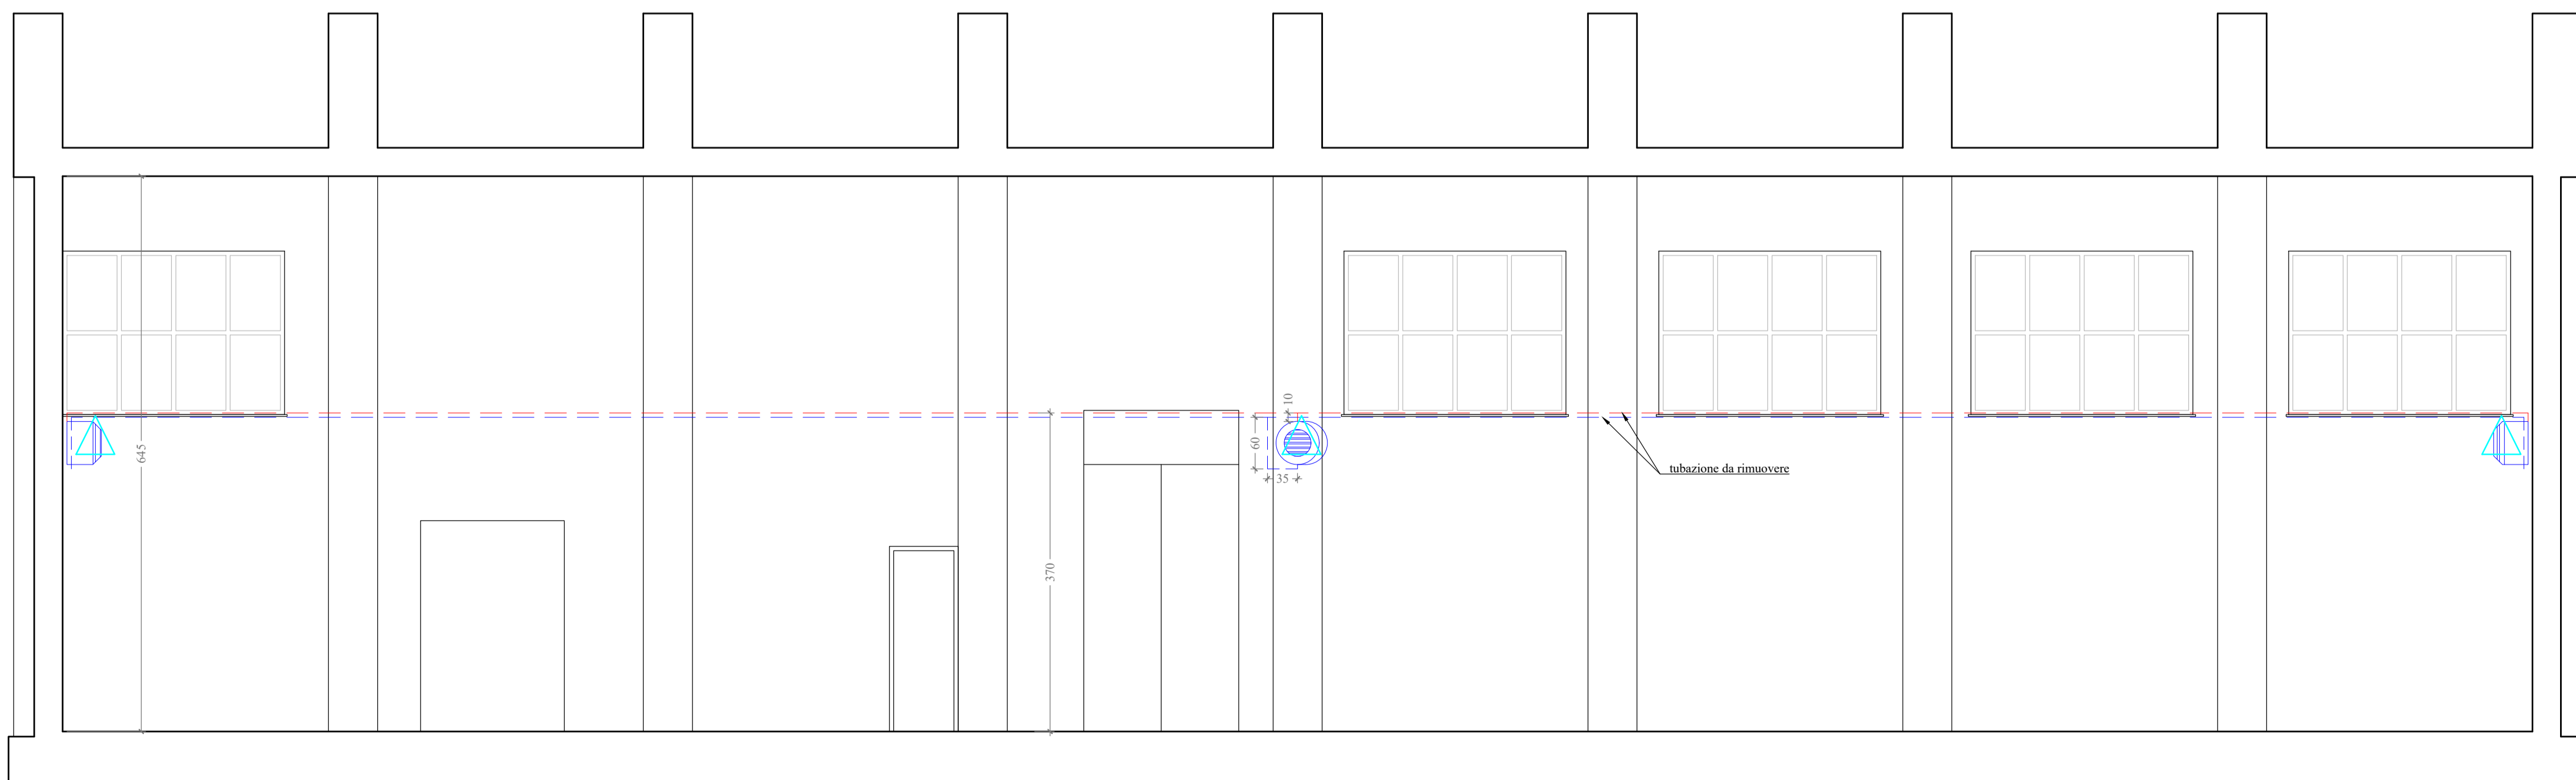

SEZIONE A-A

scala 1:50

REGIONE SICILIANA
Città Metropolitana di Palermo
COMUNE DI CERDA

[PROGETTO ESECUTIVO]

ADEGUAMENTO FUNZIONALE E MESSA IN SICUREZZA IMPIANTISTICA DELLA PALESTRA CON ANNESSI SERVIZI, DELLA SCUOLA L. PIRANDELLO DI VIA ALCIDE DE GASPERI - CERDA
CUP J95F21001310002 | CIG A01C6898F3

ELABORATO

D3.5 Disegni esecutivi di intervento: Rimozione impianto di riscaldamento

RUP

GEOMETRA *Giuseppe Chiappone*

IL RESPONSABILE DEL PROCEDIMENTO
(*Geom. Giuseppe Chiappone*)

VISTO ENTI

PROGETTISTI

IL PROGETTISTA
Ing. Ugo Agnello

COD. PROGETTO 27/23 - UA
DATA Ottobre 2023
REV 00